
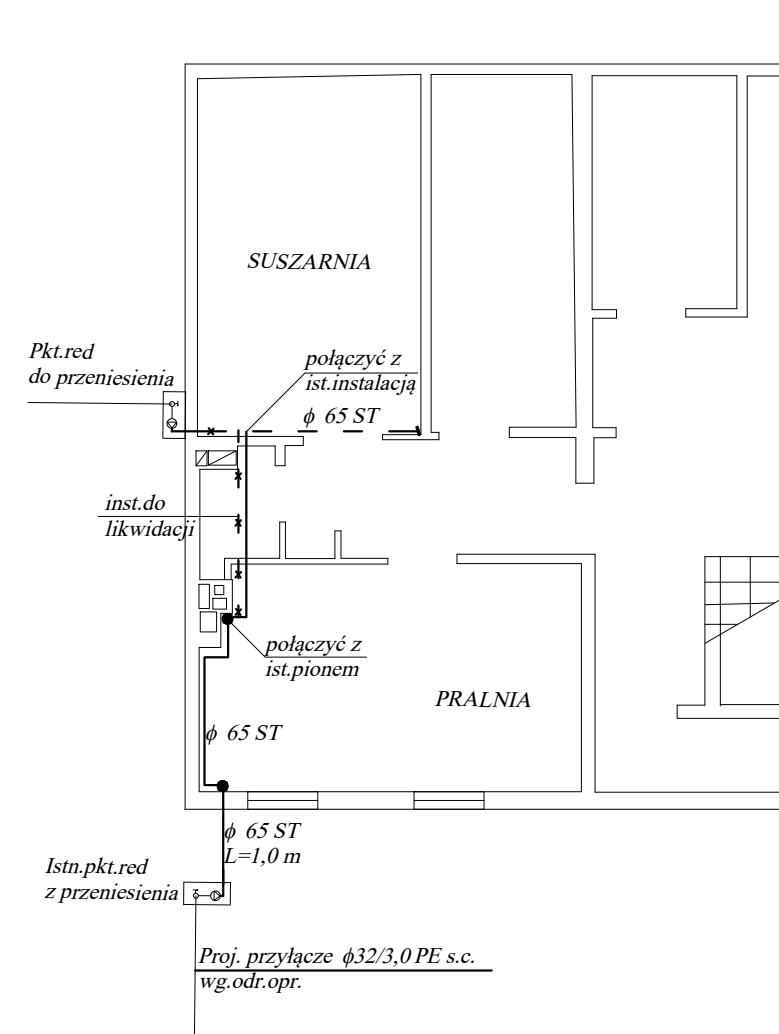


RZUT PIWNICY 1:100

SYTUACJA 1:500

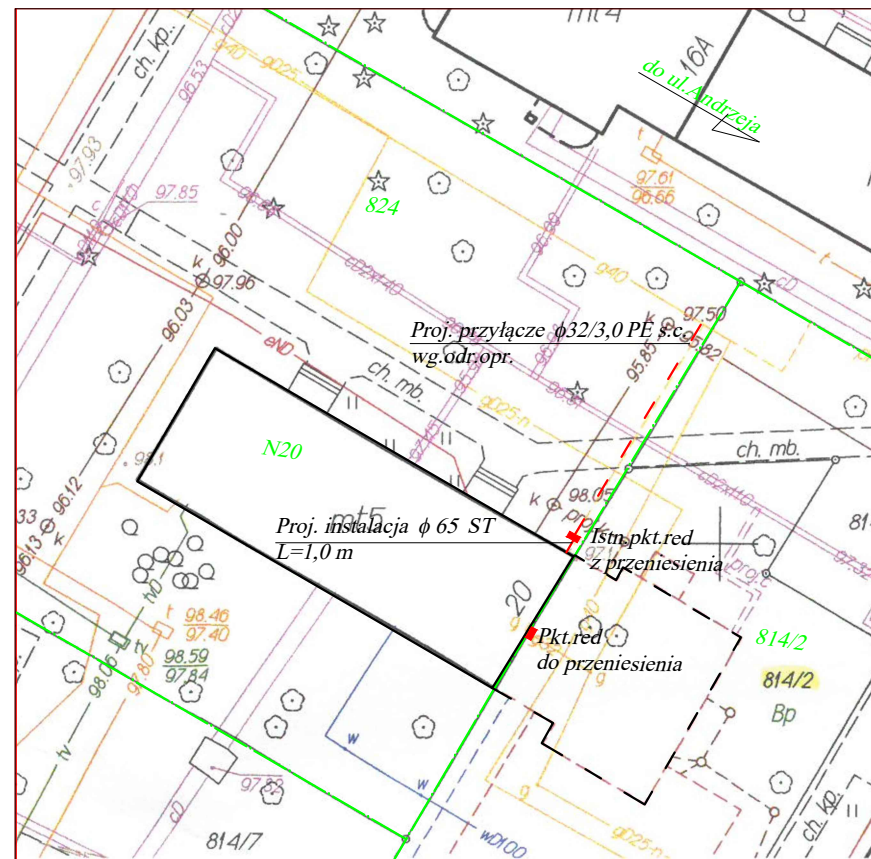

NAZWA RYSUNKU	SYTUACJA, RZUT PIWNICY	
ADRES	Pruszków ul. Andrzeja 20 dz. 814/2, 824	
INWESTOR	Pruszkowska Spółdzielnia Mieszkaniowa ul. Prusa 86 05-800 Pruszków	
TEMAT	PROJEKT PRZEBUDOWY INSTALACJI GAZOWEJ	
OPRACOWAŁ	mgr inż. Maciej Kowalski	DATA III. 2019
PROJEKTANT	mgr inż. Robert Kowalski upr. bud. MAZ/0436/PWOS/08 w zakresie instalacji sanitarnych	SKALA 1:100, 1:500
SPRAWDZAJĄCY	mgr inż. Ireneusz Nowak Kowalski upr. bud. MAZ/0436/PWOS/08 w zakresie instalacji sanitarnych	RYS. NR 1